


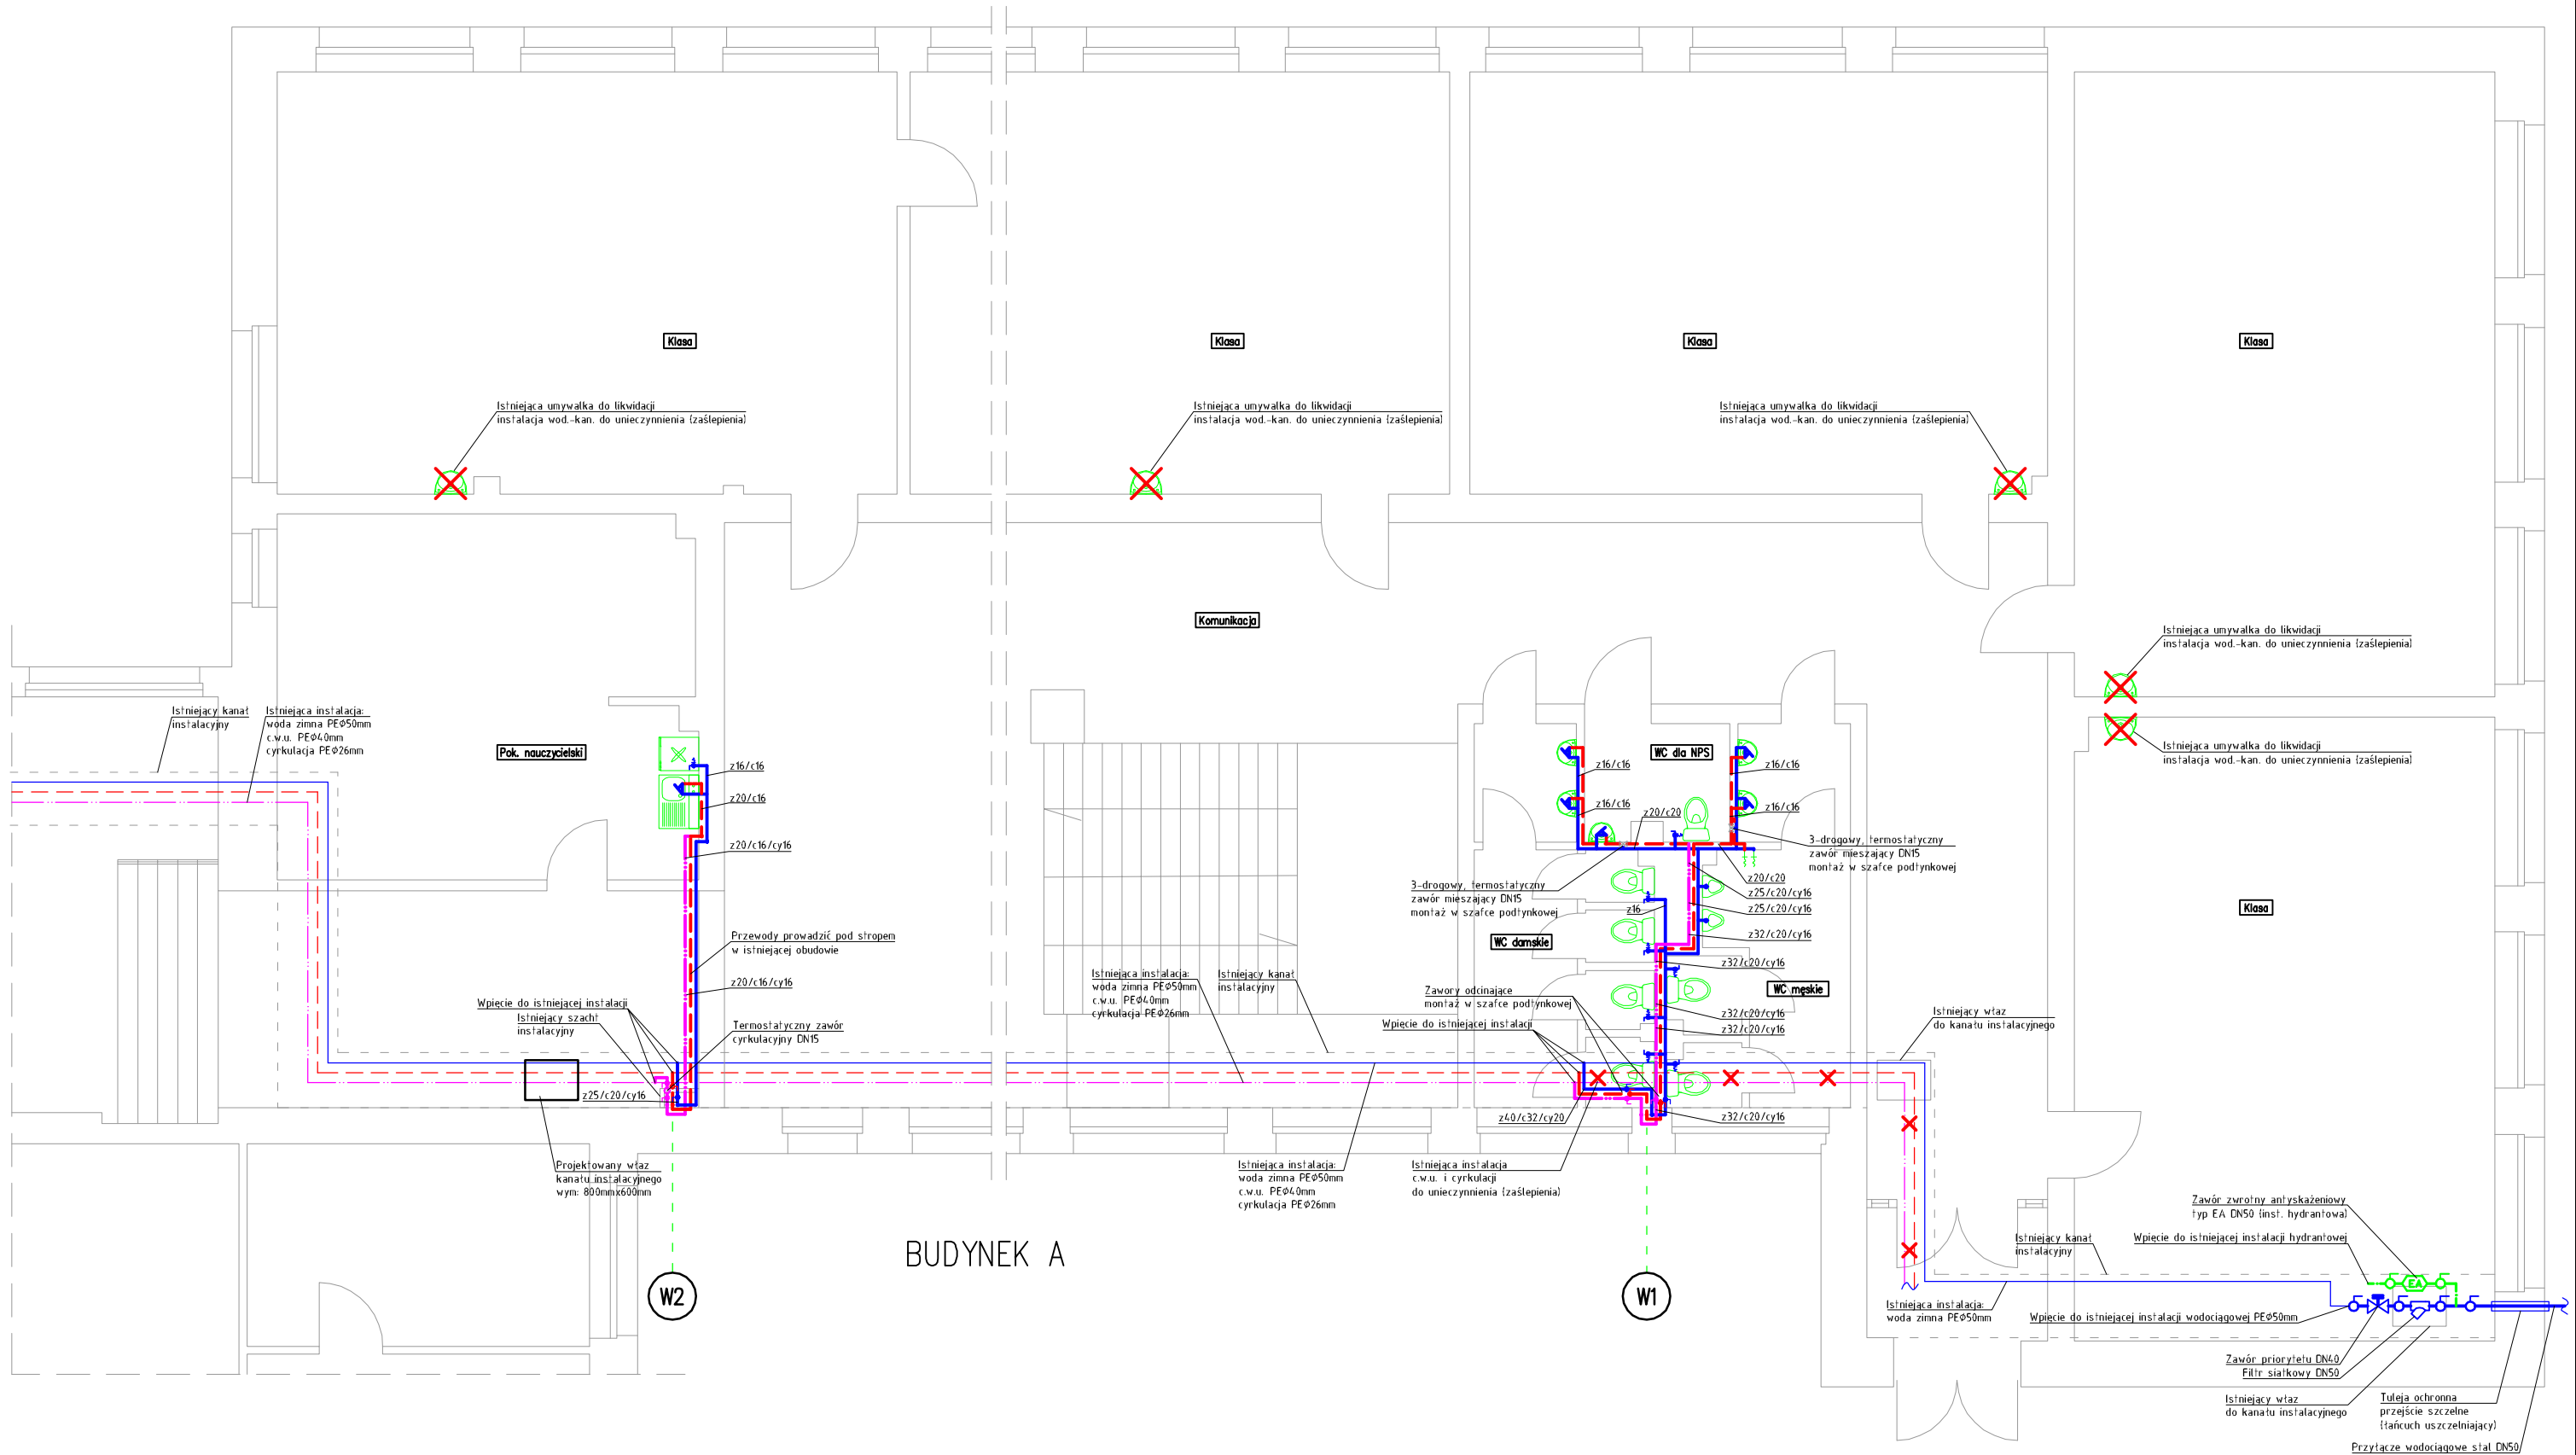

T TROVIS BIURO PROJEKTOWE MGR INŻ. TOMASZ NOWAK UL. SAPERÓW 1/1 58-310 SZCZAWNO - ZDRÓJ BIURO@TROVIS.PL				Data: 01.04.2021	
Projektant:	mgr inż. Ewa Agata Nowak	135/02/DUW		Stadium: PB	
Asystent:	mgr inż. Tomasz Nowak			Skala: 1:100	
Temat:	Przebudowa instalacji wodociągowej w budynku Zespołu Szkół nr 3 w Bożkowie, Bożków 89e dz. nr 811/9 obr. 3 Bożków			Nr. rys.: 2	
Inwestor:	Gmina Nowa Ruda ul. Niepodległości 2, 57-400 Nowa Ruda				
Tytuł rys.:	Rzut parteru – instalacja wodociągowa				